

DIAGRAMA UNIFILAR
SEM ESCALA

LEGENDA DO QDLF

DJ	DISJUNTOR TERMOMAGNETICO
DPS	PROTETORES DE SURTO

QUADRO DE CARGAS DO QDLF SÓDIO

CIRCUITO	DESCRIÇÃO	TOMADAS (W)			LÂMPADAS (W)				POTÊNCIA sem perdas (W)	PERDAS no reator (W)	POTÊNCIA (VA)	CORRENTE (A)	PROTEÇÃO (A)	CONDUTOR (mm2)	FASE
		300	1200	4400	70	100	150	250							
01	ILUMINAÇÃO INTERNA	—	—	—	—	—	03	—	450	90	540	2,45	1ø-16	3#2,5 (FNT)	A
02	TOMADAS INTERNAS MONOPOLARES	02	—	—	—	—	—	—	600	—	600	2,72	1ø-16	3#2,5 (FNT)	B
03	TOMADAS INTERNAS TRIPOLARES	02	—	—	—	—	—	—	600	—	600	0,91	3ø-16	#4x2,5 (FFN) + 1#2,5	ABC
04	ILUMINAÇÃO EXTERNA	—	—	—	—	—	01	—	150	30	180	0,81	1ø-16	3#2,5 (FNT)	C
	ESPAÇO RESERVA	—	—	—	—	—	—	—	—	—	—	—	—	—	—
TOTAL		04	—	—	—	—	04	—	1800	120	1920	2,91	3ø-32	4#6,0(FFN)	ABC

QUADRO DE DISTRIBUIÇÃO DE LUZ E FORÇA (QDLF-SÓDIO), DE SOBREPOR-100A, REF. QMPS 12+16 T, CEMARMULTIPLUS OU SIMILAR.


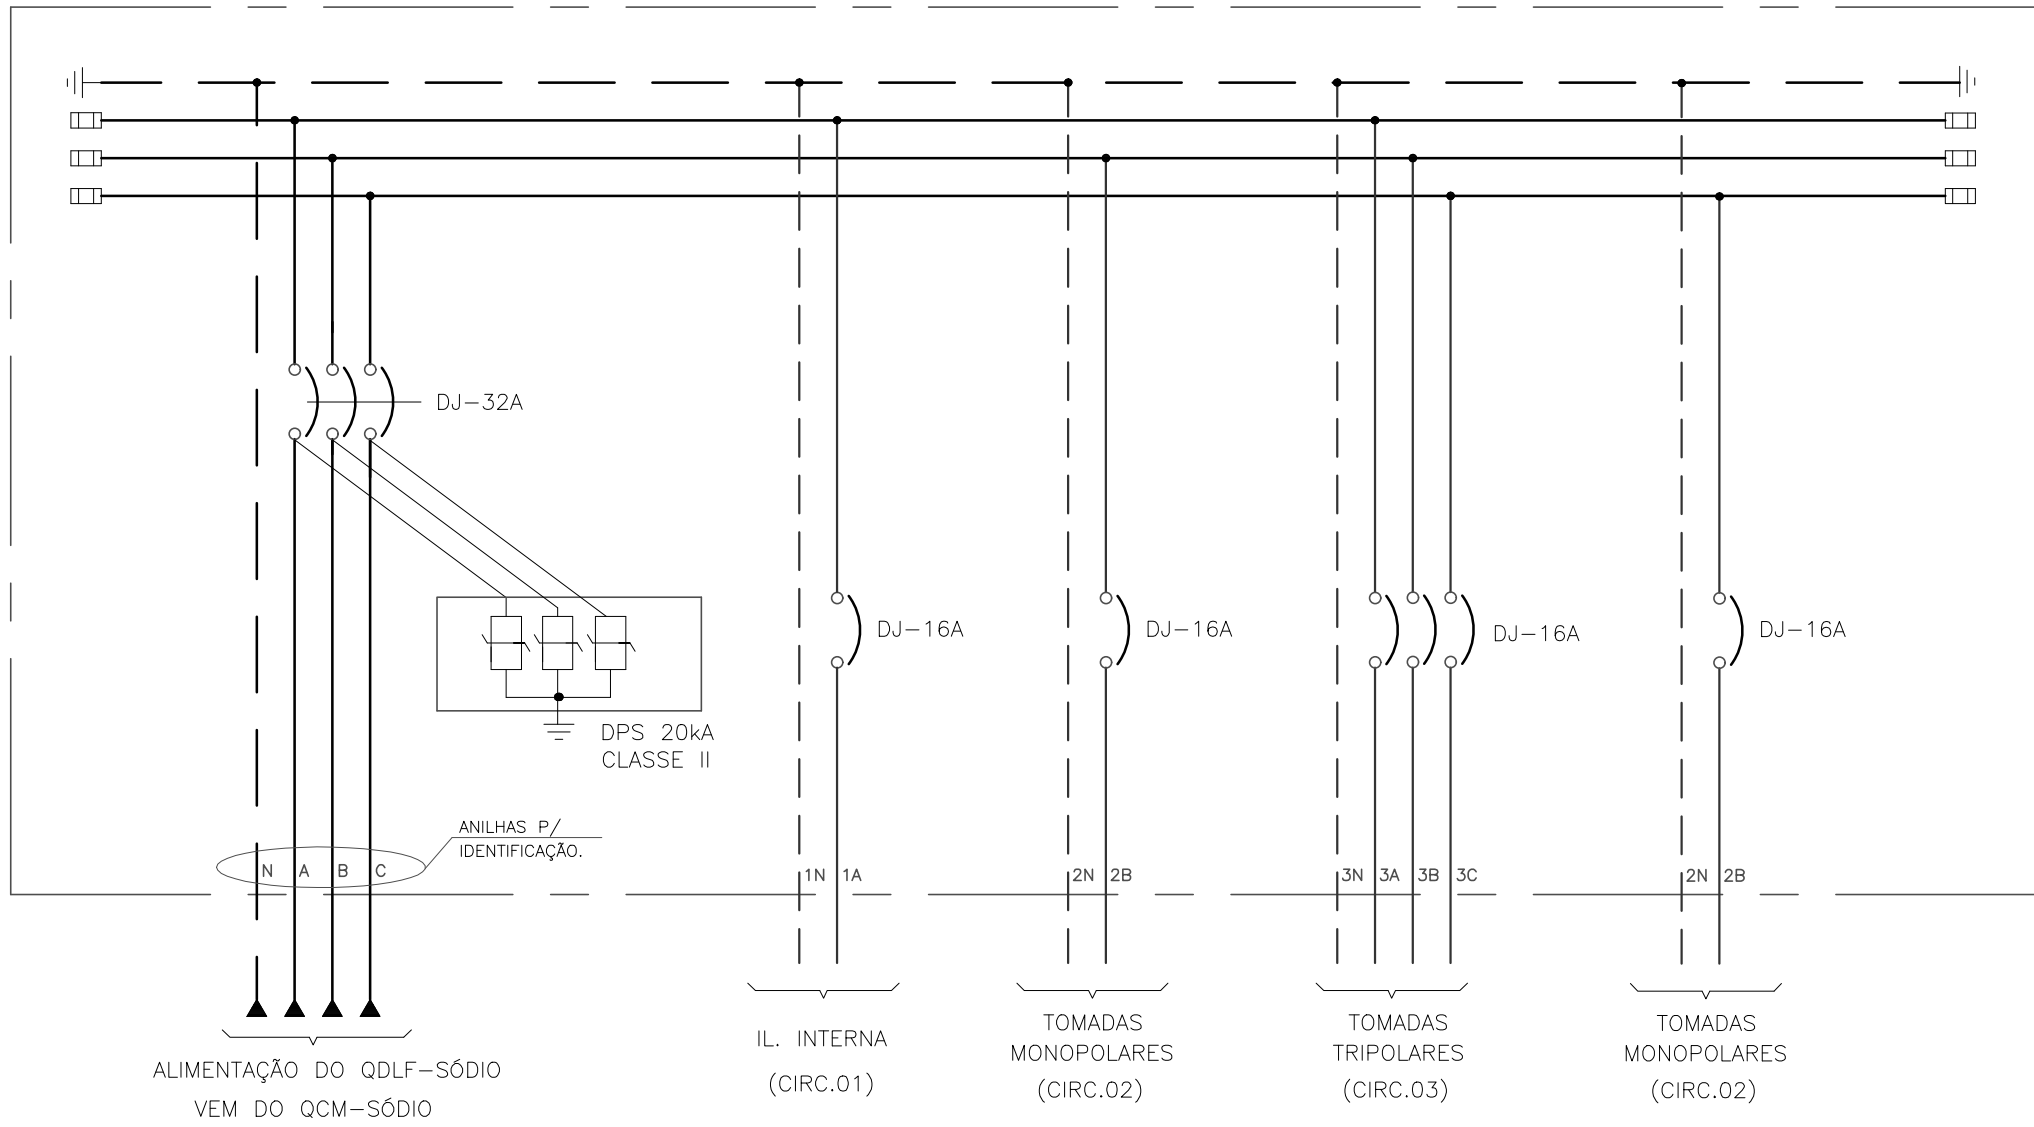


DIAGRAMA TRIFILAR DE FORÇA
SEM ESCALA

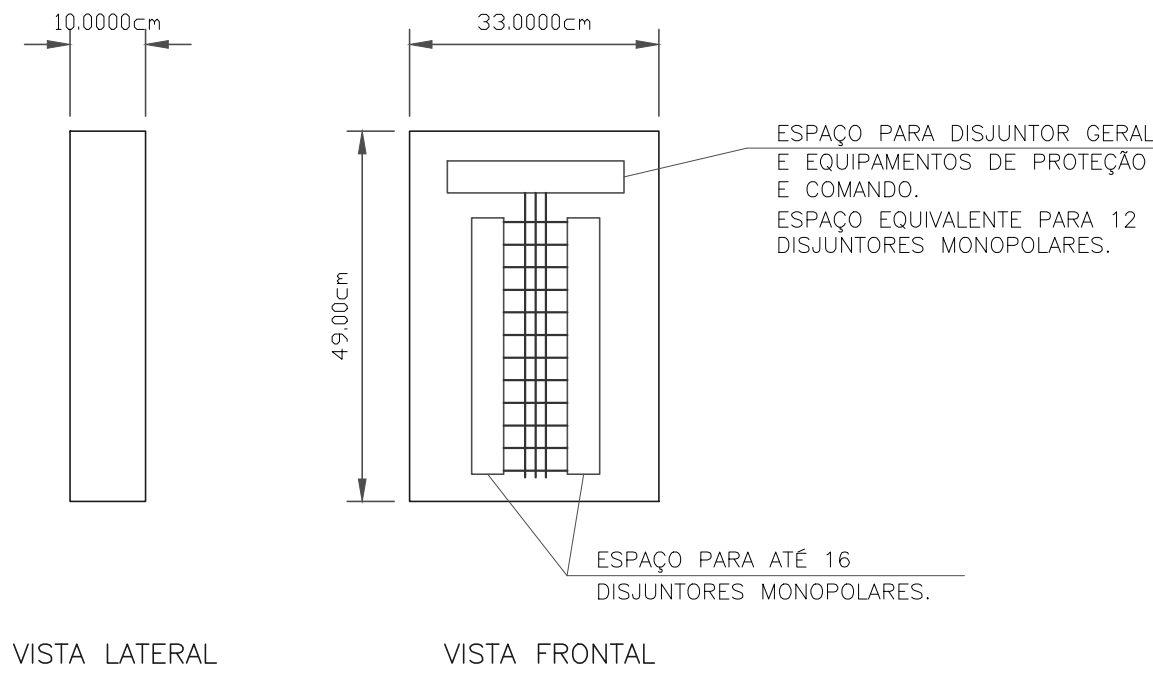

VISTAS DO QDLF SEM A TAMPA
ESCALA 1:10

REVISÃO						NOTAS		APROVAÇÃO EXTERNA:		<div><div><div>PRÓSPERA</div><div><div><div><div></div><div>senha</div><div>e.n.g.e.n.h.a.r.i.a</div></div></div><div><div><div>Sae</div><div>Superintendência Municipal de Água e Esgoto de Catalão</div><div>RUA KAWETTES ABRAO, Nº 660 – SETOR LUIZ – BP SÃO FRANCISCO CEP:75.707-230 – CATALÃO – GO</div></div></div></div></div></div>	
Nº	DATA	DISCRIMINAÇÃO	AUTORIA	APROVAÇÃO	DOCUMENTO					LOCAL/CRASE	ORIGEM
00	11/13	EMIÇÃO								CATALÃO	SENHA
										CONTEÚDO:	AMPLIAÇÃO DO SISTEMA DE ESGOTO SANITÁRIO PROJETO EXECUTIVO
										NÚMERO DE ORIGEM: CT/E/L/H/S/014	
										HISTÓRICO(Alteração): E00	
										ESCALA: S/ ESCALA	
										FOLHA: 14/36	
										ESTACIÃO DE TRATAMENTO DE ESGOTO SERVOÇO TANQUE DE HIPOCLORITO DE SÓDIO GOLF: DIAGRAMAS TRIFILAR E UNIFILAR, QUADROS DE CARGAS, LEGENDA, VISTAS.	
										RESPONSÁVEL: 11º Avenida, N 817, Setor Universitário, Goiânia, Goiás – Fone (62)3202-4777 – E-mail: senha@senha.go.br	
										SUPERINTENDENTE: Fernando Vaz de Ulhôa	
										Fiscal de Projeto: Engº Layrissa Chrystyna P. Antunes – CREA 7.426/D-00	
										NÚMERO DO ARQUIVO:	