



Planta baixa
escala 1:50

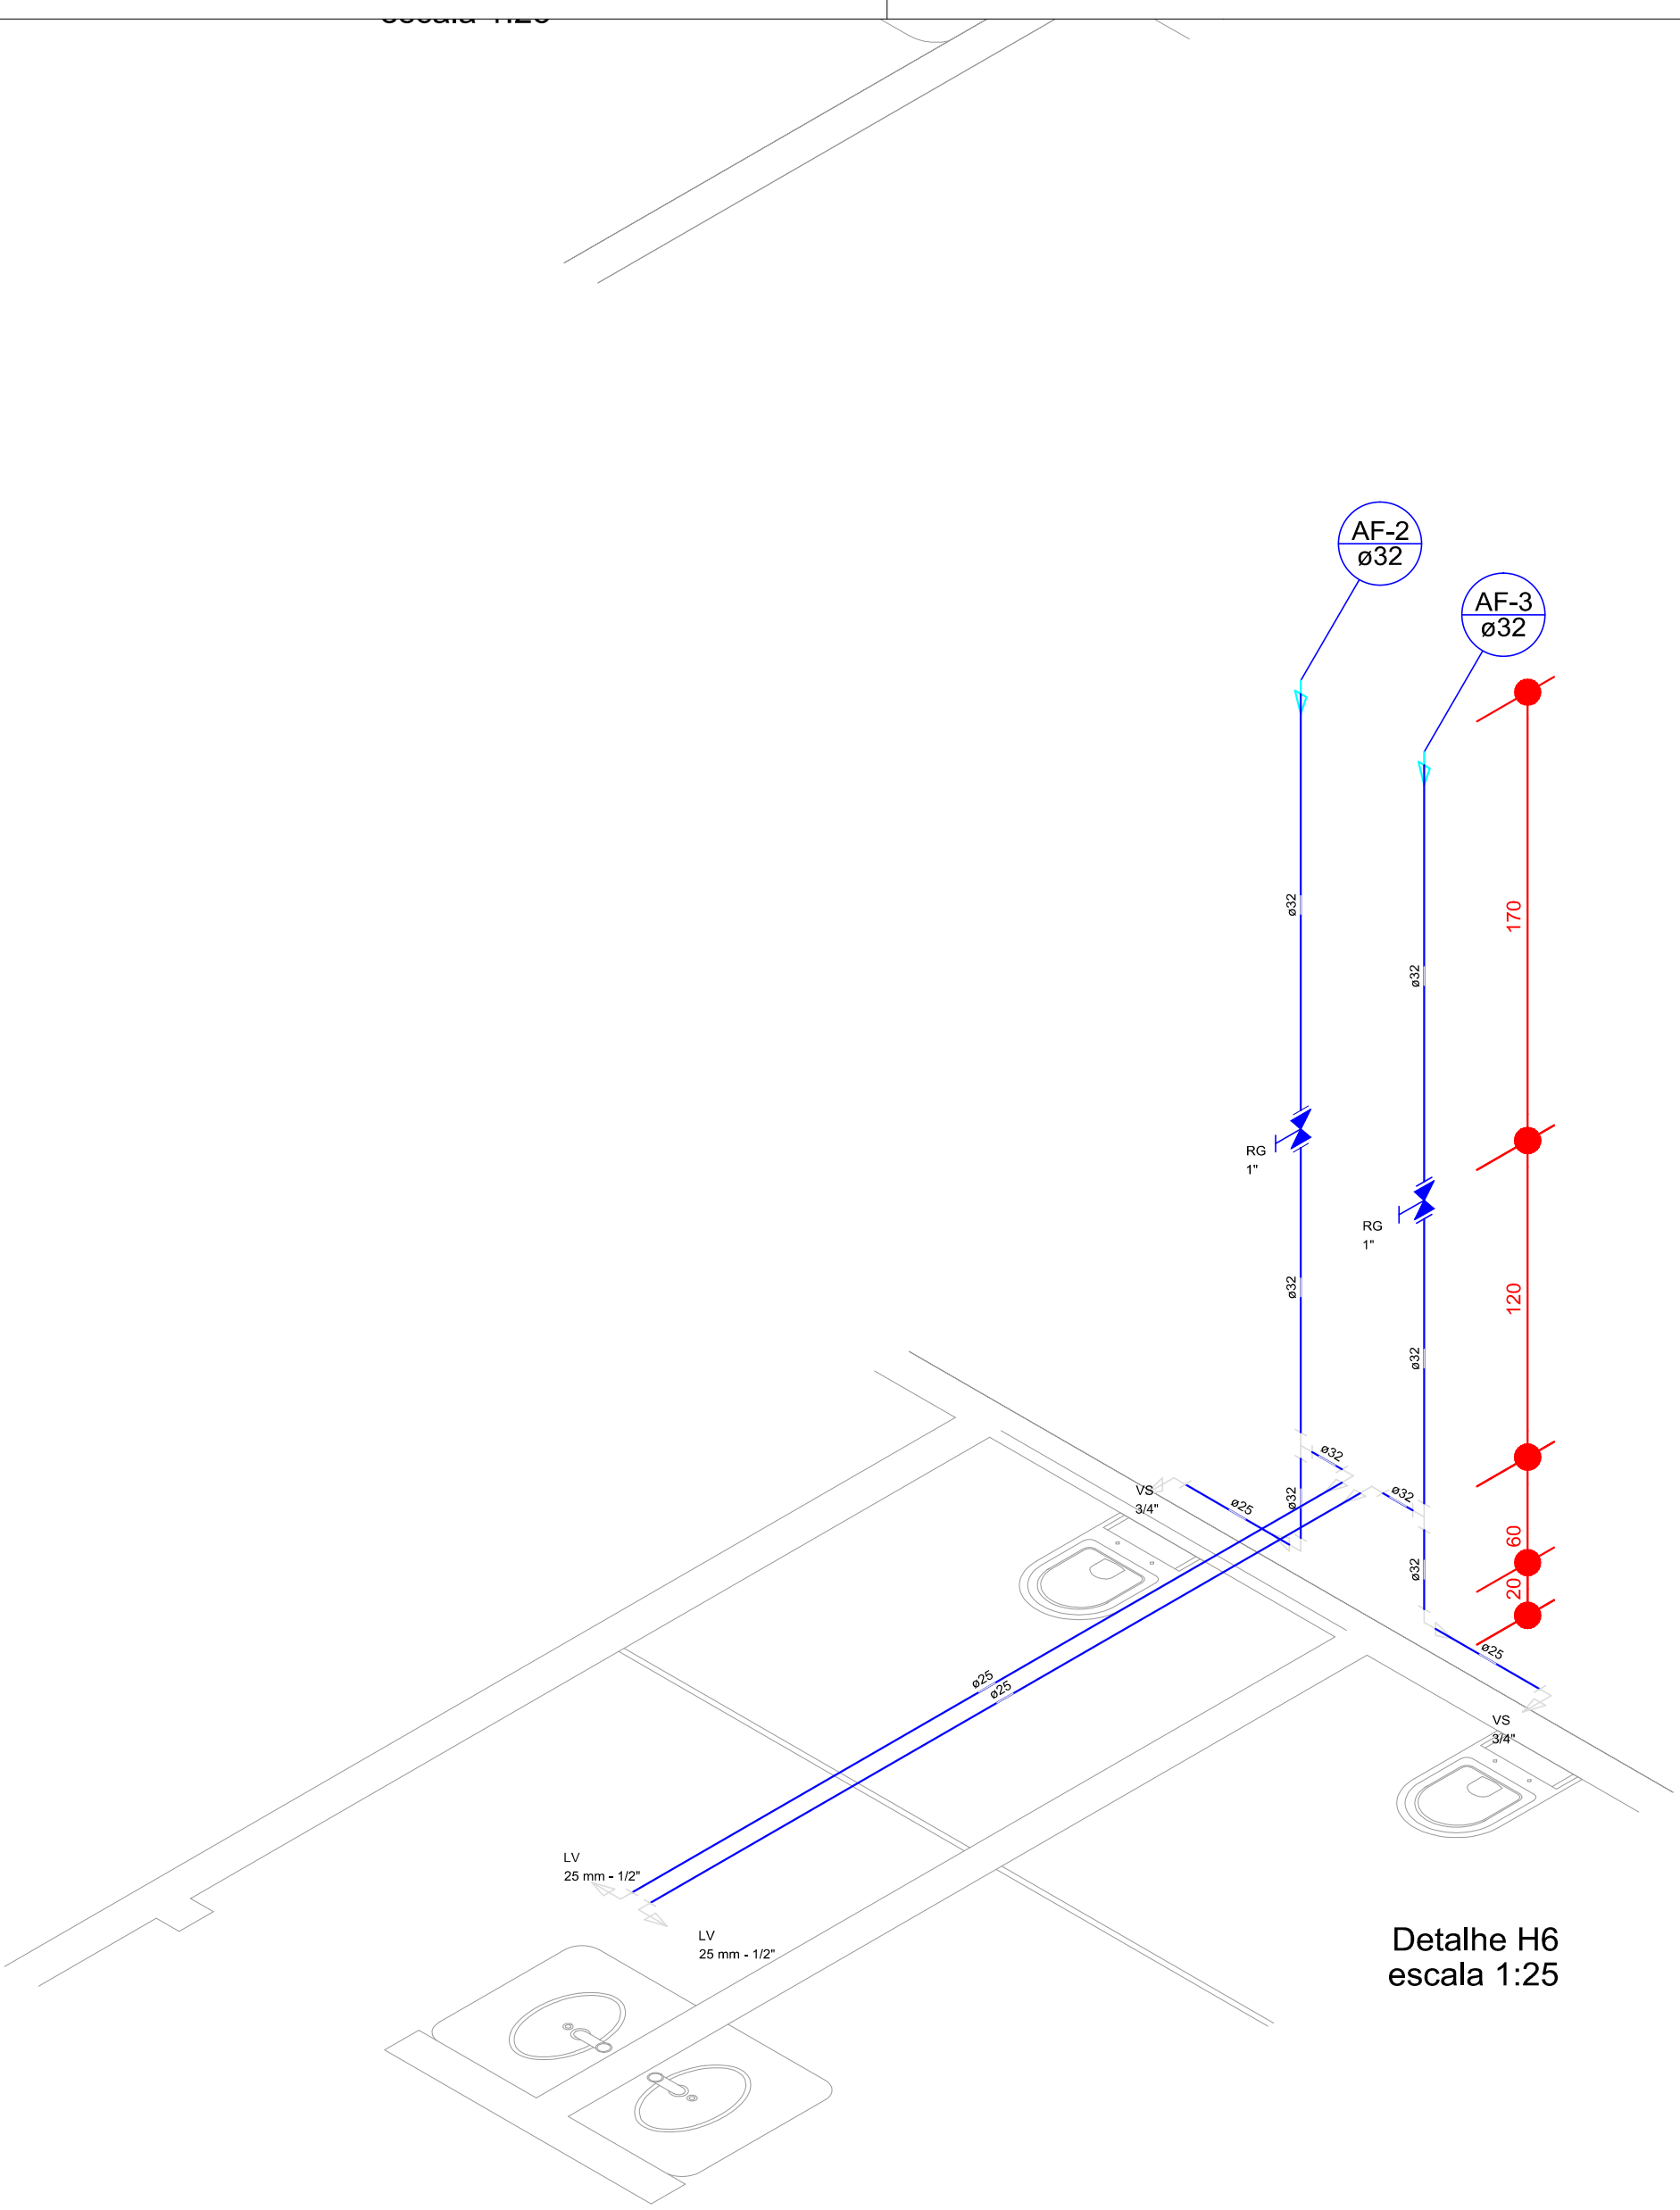

Detalhe H6
escala 1:25

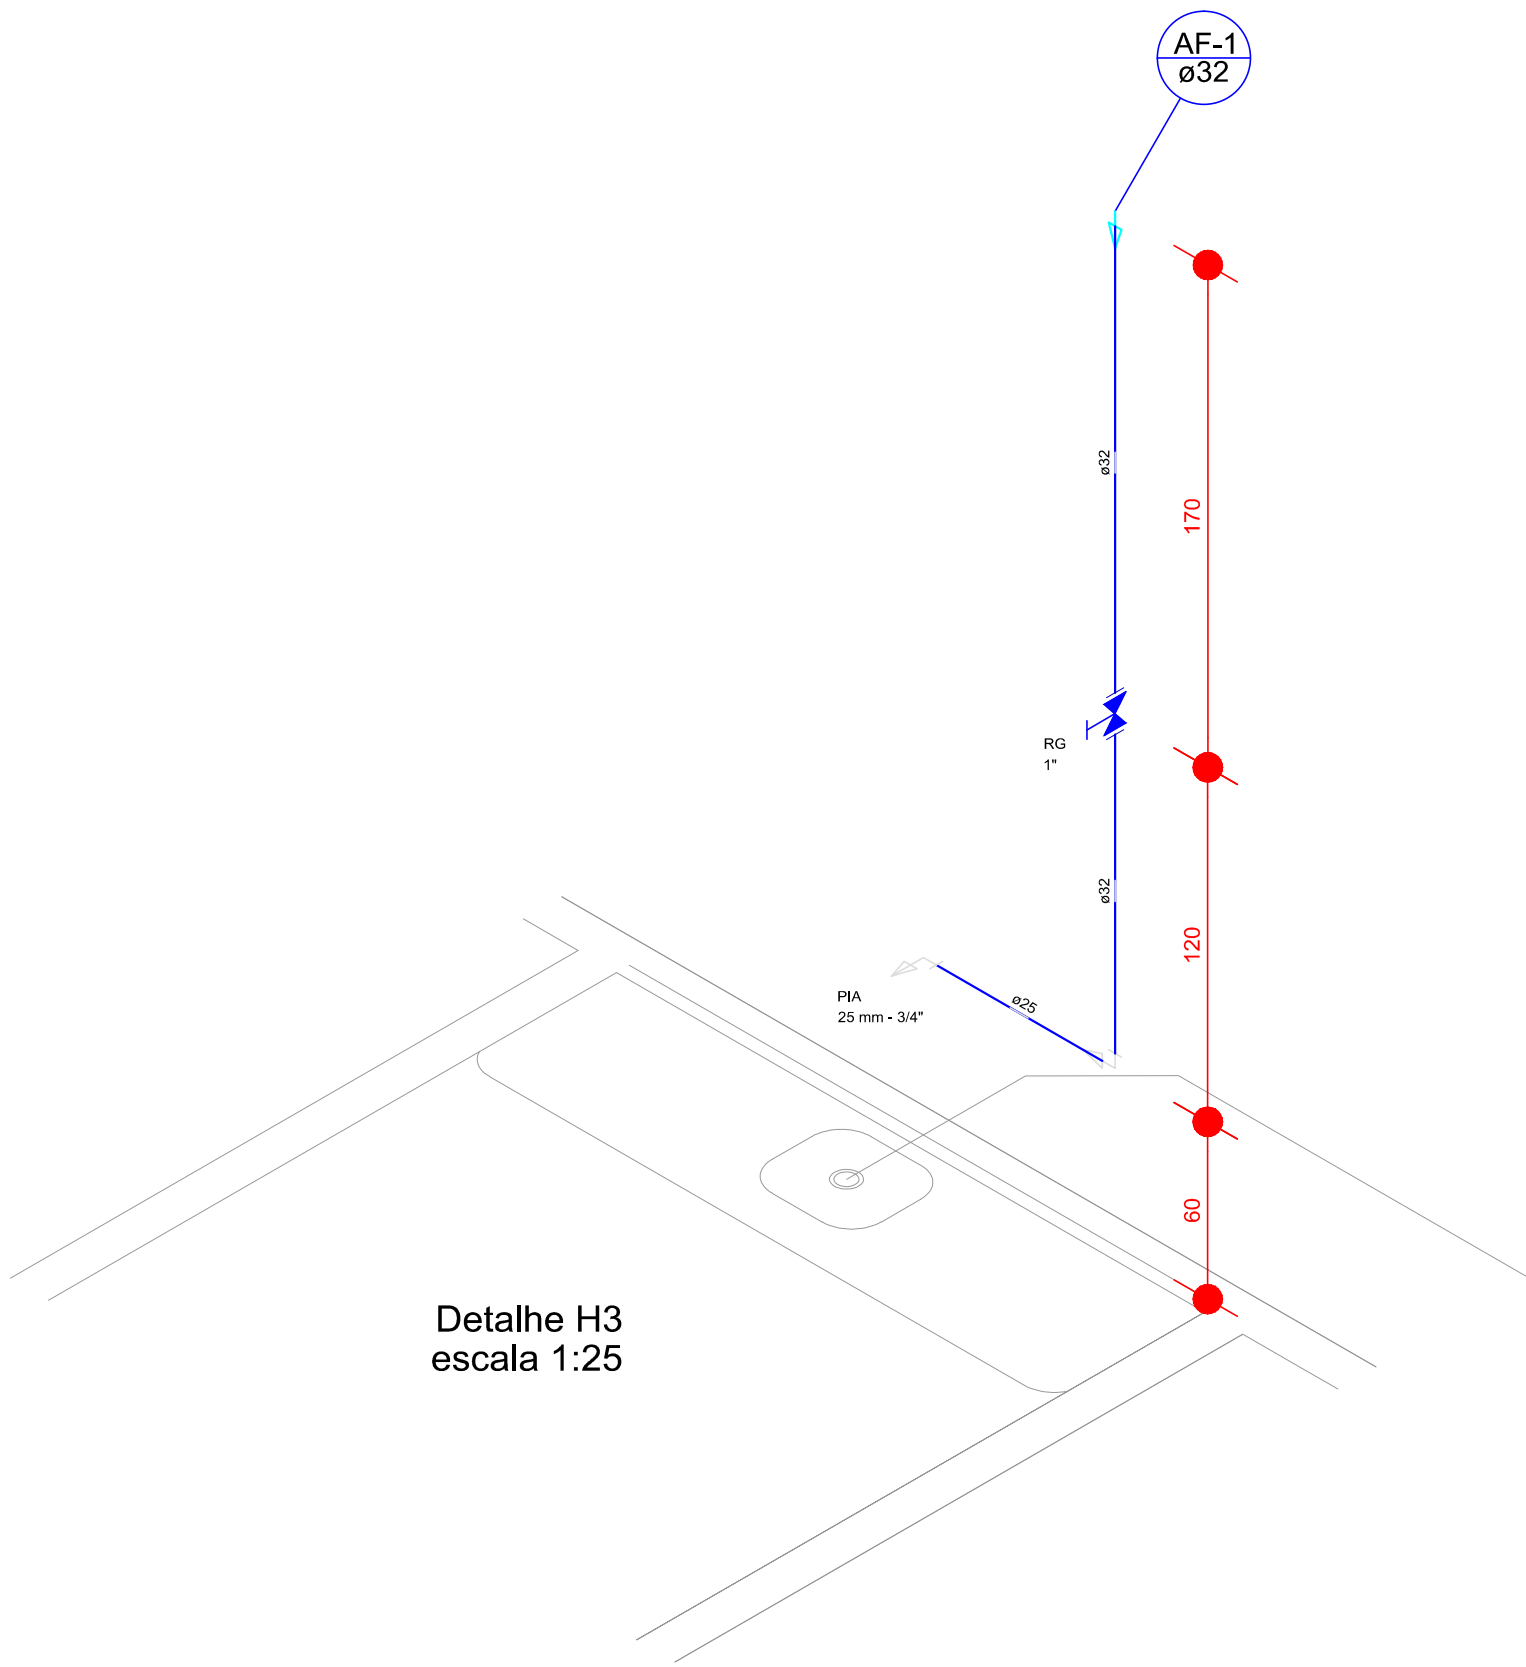

Detalhe H3
escala 1:25

Legenda Detalhada	
Alimentador Predial	
Metals	
Registro de esfera	1 pc
3/4"	
PVC misto soldável	
Colar de tomada em PVC	1 pc
3/4"	
Joelho 90 soldável c/ rosca	1 pc
25 mm - 3/4"	
PVC rígido soldável	
Adapt sold.curto c/bolsa-rosca p registro	1 pc
25 mm - 3/4"	
Hidrômetros - HIDRÔMETRO	
Metals	
Registro esfera borboleta bruto PVC	1 pc
3/4"	
PVC misto soldável	
Joelho 90 soldável c/ rosca	3 pc
25 mm - 3/4"	
PVC rígido roscável	
Tubos	0,28 m
3/4"	
PVC rígido soldável	
Adapt sold.curto c/bolsa-rosca p registro	1 pc
25 mm - 3/4"	
Joelho 90° soldável	1 pc
25 mm	
Tubos	0,85 m
25 mm	
Registro de gaveta c/canopla cromada c/ cobre - RG	
Cobre	
Conector bolsa - ponta	2 pc
28 mm x 1"	
Metals	
Registro de gaveta c/ canopla cromada	1 pc
1"	

Registro de gaveta c/canopla cromada c/PVC soldável - RG	
Metals	
Registro de gaveta c/ canopla cromada	1 pc
1"	
PVC rígido soldável	
Adapt sold.curto c/bolsa-rosca p registro	2 pc
32 mm - 1"	

Legenda das indicações	
HIDRÔMETRO	Hidrômetros - cavalete 3/4"
LV	Lavatório com joelho de 90° - 25 mm - 1/2"
PIA	Pia de cozinha com joelho de 90° - 25 mm - 3/4"
RG	Registro de gaveta c/canopla cromada c/ cobre - 1"
VS	Vaso sanitário com caixa acoplada - 3/4"

Legenda	
Alimentador Predial	
Hidrômetros - HIDRÔMETRO	
Registro de gaveta c/canopla cromada c/ cobre - RG	
Registro de gaveta c/canopla cromada c/PVC soldável - RG	

CARIMBO DE APROVAÇÕES :



TIPO DE USO :

ACADEMIA CATALANA DE LETRAS

ENDEREÇO DA OBRA :
Avenida Farid Miguel Safatle, 560, Setor Centro

PROPRIETÁRIO :

PREFEITURA MUNICIPAL DE CATALÃO CNPJ/CPF nº.590.745.741-49

AUTOR DO PROJETO :

LEONARDO MARTINS DE CASTRO TEIXEIRA CREA nº. 7455/D-GO

RESPONSÁVEL TÉCNICO :

LEONARDO MARTINS DE CASTRO TEIXEIRA CREA nº. 7455/D-GO

DESCRIÇÃO :
PLANTA BAIXA
DETALHES

ÁREAS :
Áreas descritas no projeto
Arquitetônico

HIDRÁULICO

Nº DA PRANCHA :
01/02

ESCALA :
INDICADAS

DATA :
06/01/2020

DESENHO :

REVISÃO :