




Planta baixa  
escala 1:50

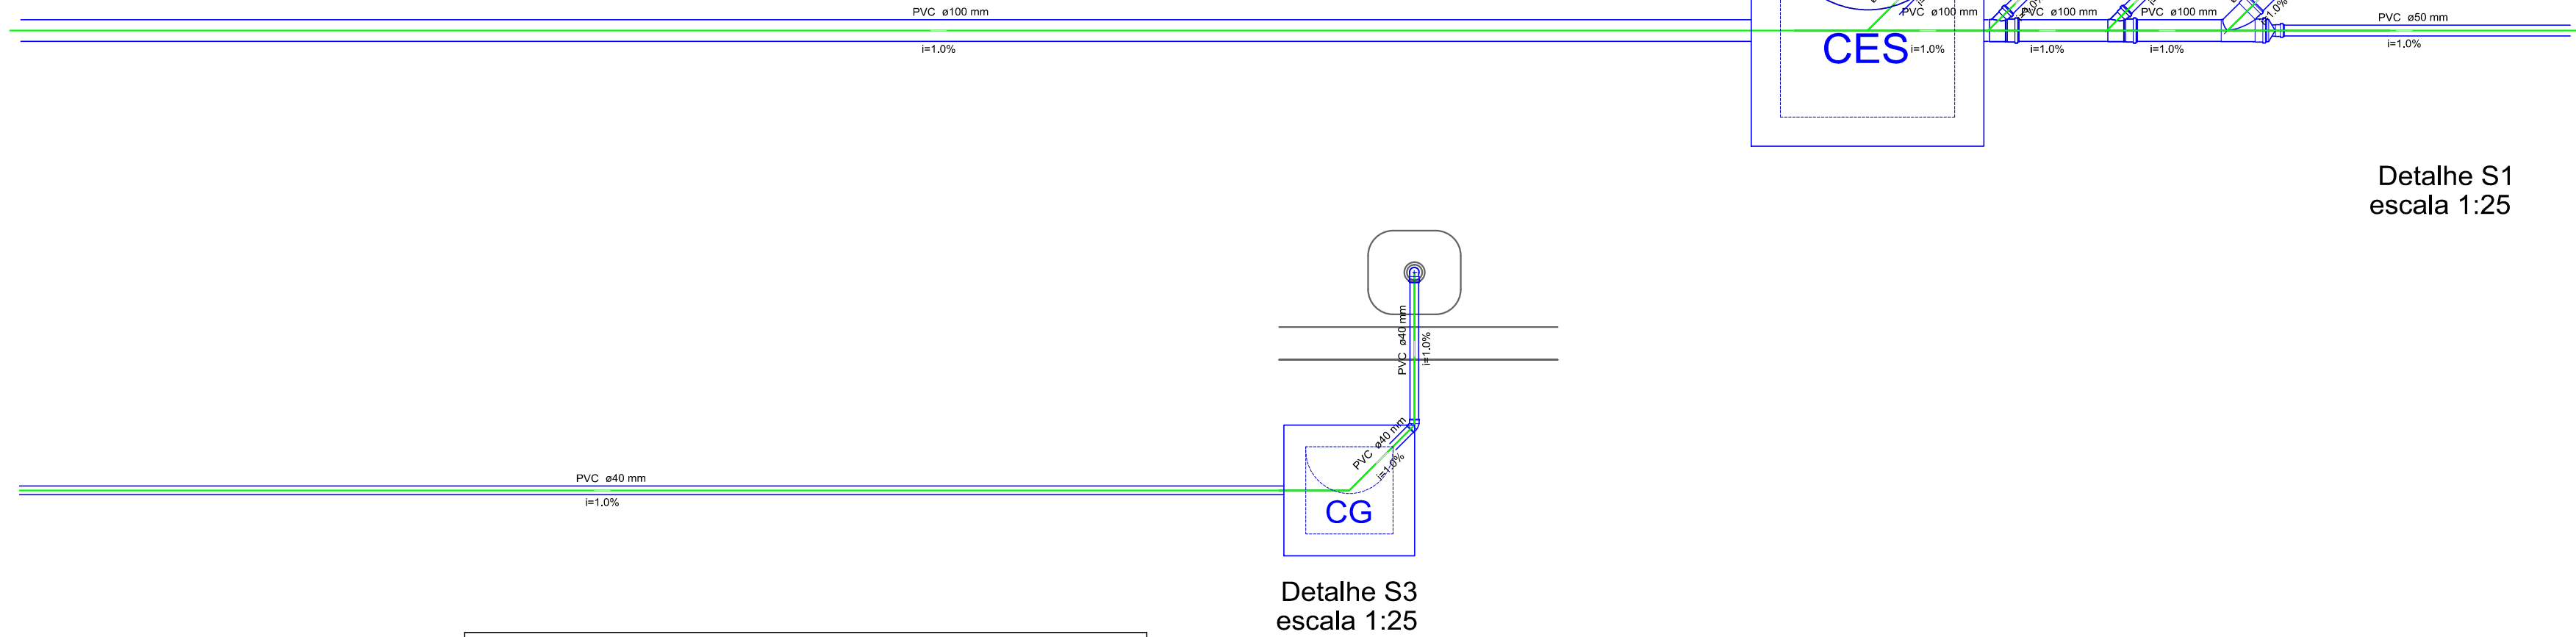

Detalhe S1  
escala 1:25

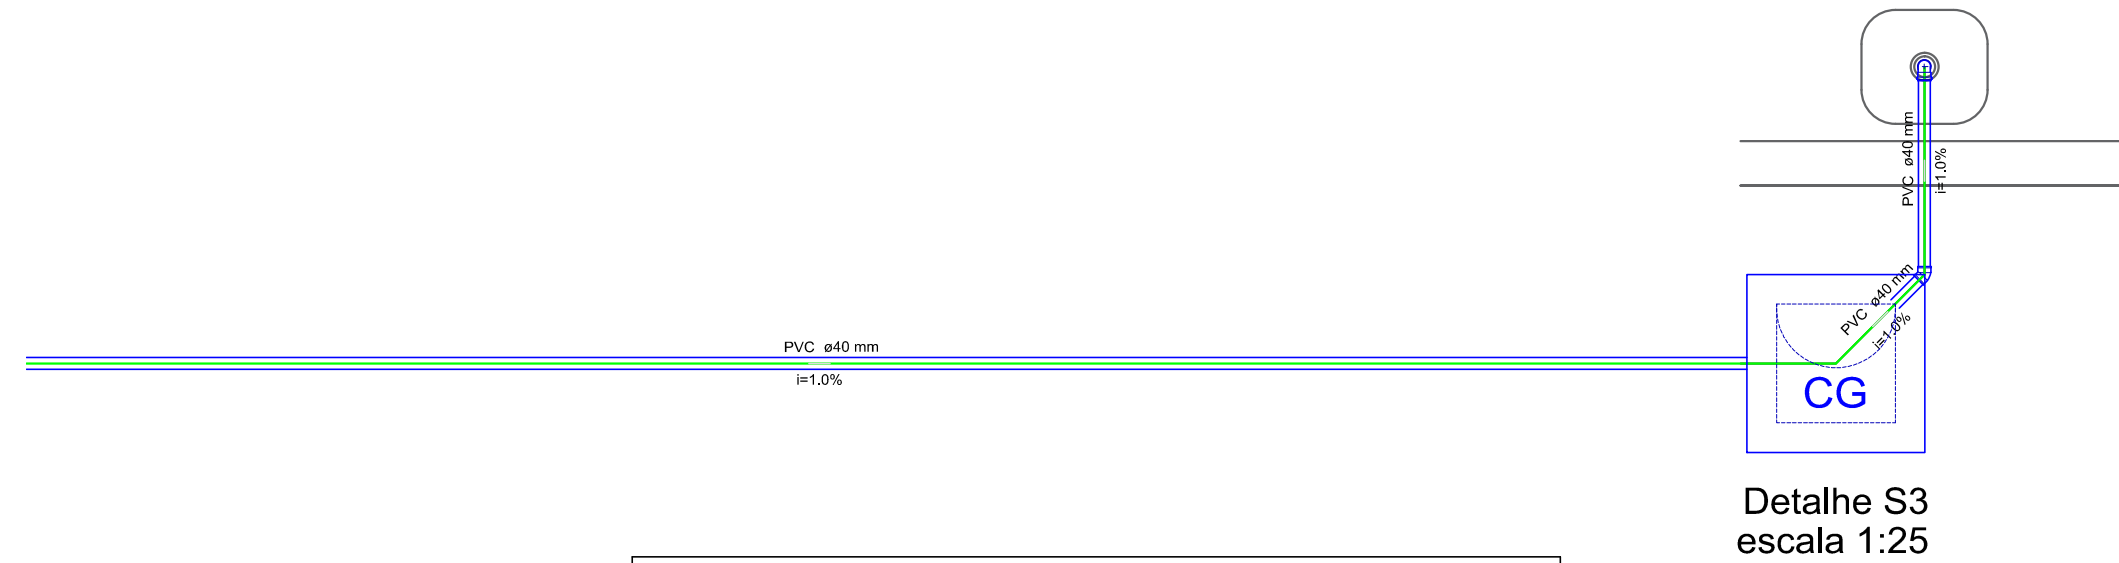

Detalhe S3  
escala 1:25

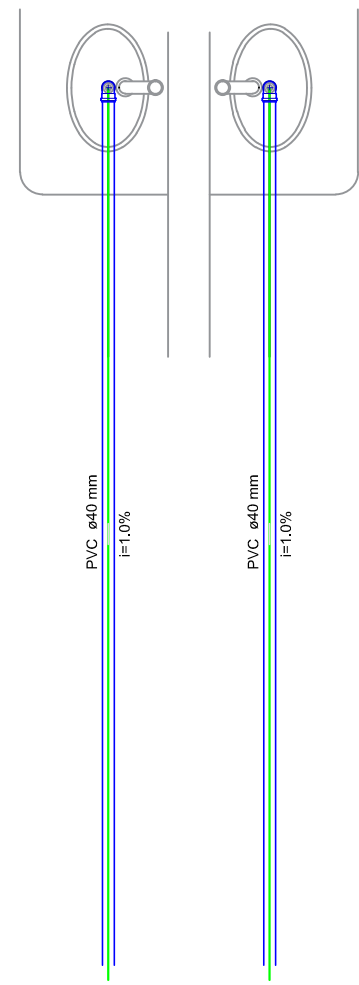

Detalhe S2  
escala 1:25

Legenda	
	Bucha de redução longa
	Caixa Sifonada
	Caixas Inspeção Esgoto Sifonada
	Caixas de Gordura
	Curva 45 Longa para Esgoto Sanitário
	Joelho 45
	Junção simples
	Junção simples c/ redução
	Pia de Cozinha Residencial com Sifão 40mm
	Ramais de Ventilação
	Vaso Sanitário c/ curva 90°

Legenda Detalhada	
	Bucha de redução longa
	PVC Esgoto
	Bucha de redução longa
	50 mm - 40 mm
	1 pc
	Caixa Sifonada
	PVC Acessórios
	Caixa sifonada
	100x150x50
	1 pc
	Caixas Inspeção Esgoto Sifonada
	Caixas de Gordura
	Caixas de Passagem
	Caixa de inspeção de esgoto sifonada
	CES- 80x80cm
	1 pc
	Curva 45 Longa para Esgoto Sanitário
	PVC Esgoto
	Curva 45 longa
	100 mm
	1 pc
	Joelho 45
	PVC Esgoto
	Joelho 45
	40 mm
	1 pc
	Junção simples
	PVC Esgoto
	Junção simples
	100 mm - 50 mm
	1 pc
	Junção simples c/ redução
	PVC Esgoto
	Junção simples
	100 mm - 100 mm
	Redução excêntrica
	100 mm - 50 mm
	1 pc
	Pia de Cozinha Residencial com Sifão 40mm
	PVC Acessórios
	Sifão de copo p/ pia e lavatório
	1" - 1.1/2"
	Válvula p/ pia
	1"
	1 pc
	PVC Esgoto
	Curva 90 curta
	40 mm
	Joelho 90 c/anel p/ esgoto secundário
	40 mm - 1.1/2"
	1 pc
	Tubo rígido c/ ponta lisa
	40 mm
	0.60 m
	Ramais de Ventilação
	PVC Esgoto
	Joelho 90
	50 mm
	Té sanitário
	50 mm - 50 mm
	1 pc
	Vaso Sanitário c/ curva 90°
	PVC Esgoto
	Curva 90 curta
	100 mm
	1 pc

CARIMBO DE APROVAÇÕES :



TIPO DE USO :

ACADEMIA CATALANA DE LETRAS

ENDEREÇO DA OBRA :  
Avenida Farid Miguel Safatle, 560, Setor Centro

PROPRIETÁRIO :

PREFEITURA MUNICIPAL DE CATALÃO CNPJ/CPF nº. 580.745.741-49

AUTOR DO PROJETO : N° DA PRANCHA :

LEONARDO MARTINS DE CASTRO TEIXEIRA CREA nº. 7455/D-GO

RESPONSÁVEL TÉCNICO :

LEONARDO MARTINS DE CASTRO TEIXEIRA CREA nº. 7455/D-GO

DESCRIÇÃO :  
Áreas descritas no projeto  
Arquitetônico

SANITÁRIO

ESCALA :  
INDICADAS

DATA :  
06/01/2020

DESENHO :  
REVISÃO :